

**INWESTOR:**

SPÓŁDZIELNIA BUDOWLANO-MIESZKANIOWA  
"STOKŁOSY"  
ul. Jastrzębowski 22  
02-786 Warszawa  
Regon 011052386 NIP 525-001-13-61  
KRS 000010236

**Spółdzielnia Budowlano-Mieszkaniowa  
STOKŁOSY**

ul. B. Jastrzębowski 22  
02-786 Warszawa

**INWESTYCJA:**

**PROJEKT PRZYŁĄCZA WODY**

**DLA ISTNIEJĄCYCH BUDYNKÓW MIESZKALNYCH JEDNORODZINNYCH  
przy ul. Elegijnej 13,15,17,19,21,23 dz. nr ew. 21/2, 21/4, obręb1-10-02**

**FAZA**

**PROJEKT BUDOWLANO-WYKONAWCZY**

**JEDNOSTKA PROJEKTOWA:**

**Biurow Usług Inżynieryjnych "BUI"**  
**KRZYSZTOF PAJURA**  
tel.: +48 22 302 20 49, e-mail: bui@bui.org.pl

**PROJEKTANT**



mgr inż.


**KRZYSZTOF PAJURA**

upr. nr PDK/0007/POOS/08, PDK/IS/0228/08  
w specjalności instalacyjnej w zakresie inst. wod-kan, ciepłych,  
wentylacyjnych i gazowych

mgr inż. Krzysztof Pajura  
upr. bud. nr PDK/0007/POOS/08  
do projektowania branżowego i technicznego w specjalności  
instalacyjnej w zakresie sieci, instalacji i urządzeń ciepłych,  
wentylacyjnych, gazowych, wodociągowych i kanalizacyjnych  
tel. +48 208 795 450

**DATA**

Warszawa, listopad 2019

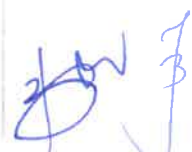



**Mapa do celów projektowych**  
terenu położonego przy ul. Elegijna  
Skala 1:500

Obiekt: Elegijna  
Skala 1:500

Usytuowanie :  
Sieć kanalizacji — od pkt. .... do pkt. ....  
..... od pkt. .... do pkt. ....


wkreślono do realizacji przez Jednostkę  
Wykonawstwa Geodezyjnego:  
**GeoAtlas K. Wawrzyńczak tel. 602 570 408**

Przed rozpoczęciem robót należy wystąpić  
o wyznaczenie projektowanej trasy w  
terenie.

Warszawa, dn. 2.08.19

mgr inż. Krzysztof Pajura  
upr. bud. nr PDK/0007/POOS/08  
do projektowania bez ograniczeń w zakresie  
instalacyjnej w zakresie sieci i urządzeń wod.-kan.  
wentylacyjnych, gazowych i ciepłowniczych  
tel. +48 22 3022049

lokalizacja	Warszawa
numer ewidencyjny	146513 8.
nazwa układu współ.	Układ 2000
znaczenie granic obszaru, który był przedmiotem aktualizacji	Wykonano bez ustalenia obciążenia
znaczenie i informacje o służebnościach punktowych mających wpływ na zagospodarowanie gruntów, zlokalizowanych w granicach projektowanej inwestycji	
nie wyklucza się istnienia w terenie innych nie wykazanych na niniejszej mapie urządzeń podziemnych, które nie były zezoszone do inwentaryzacji	
inny wydział jest zgodny z mapą d/c projektowych, zarejestrowaną pod nr P.1465.2019.	
wydruk zawiera dodatkową warstwę projektową.	
zakres opracowania na wyplotach został zmniejszony ze względu na znaczne rozmiary oryginalnego zakresu mapy d/c projektowych	
zawiera imię i nazwisko wykonawcy oraz data i podpis osoby reprezentującej wykonawcę	

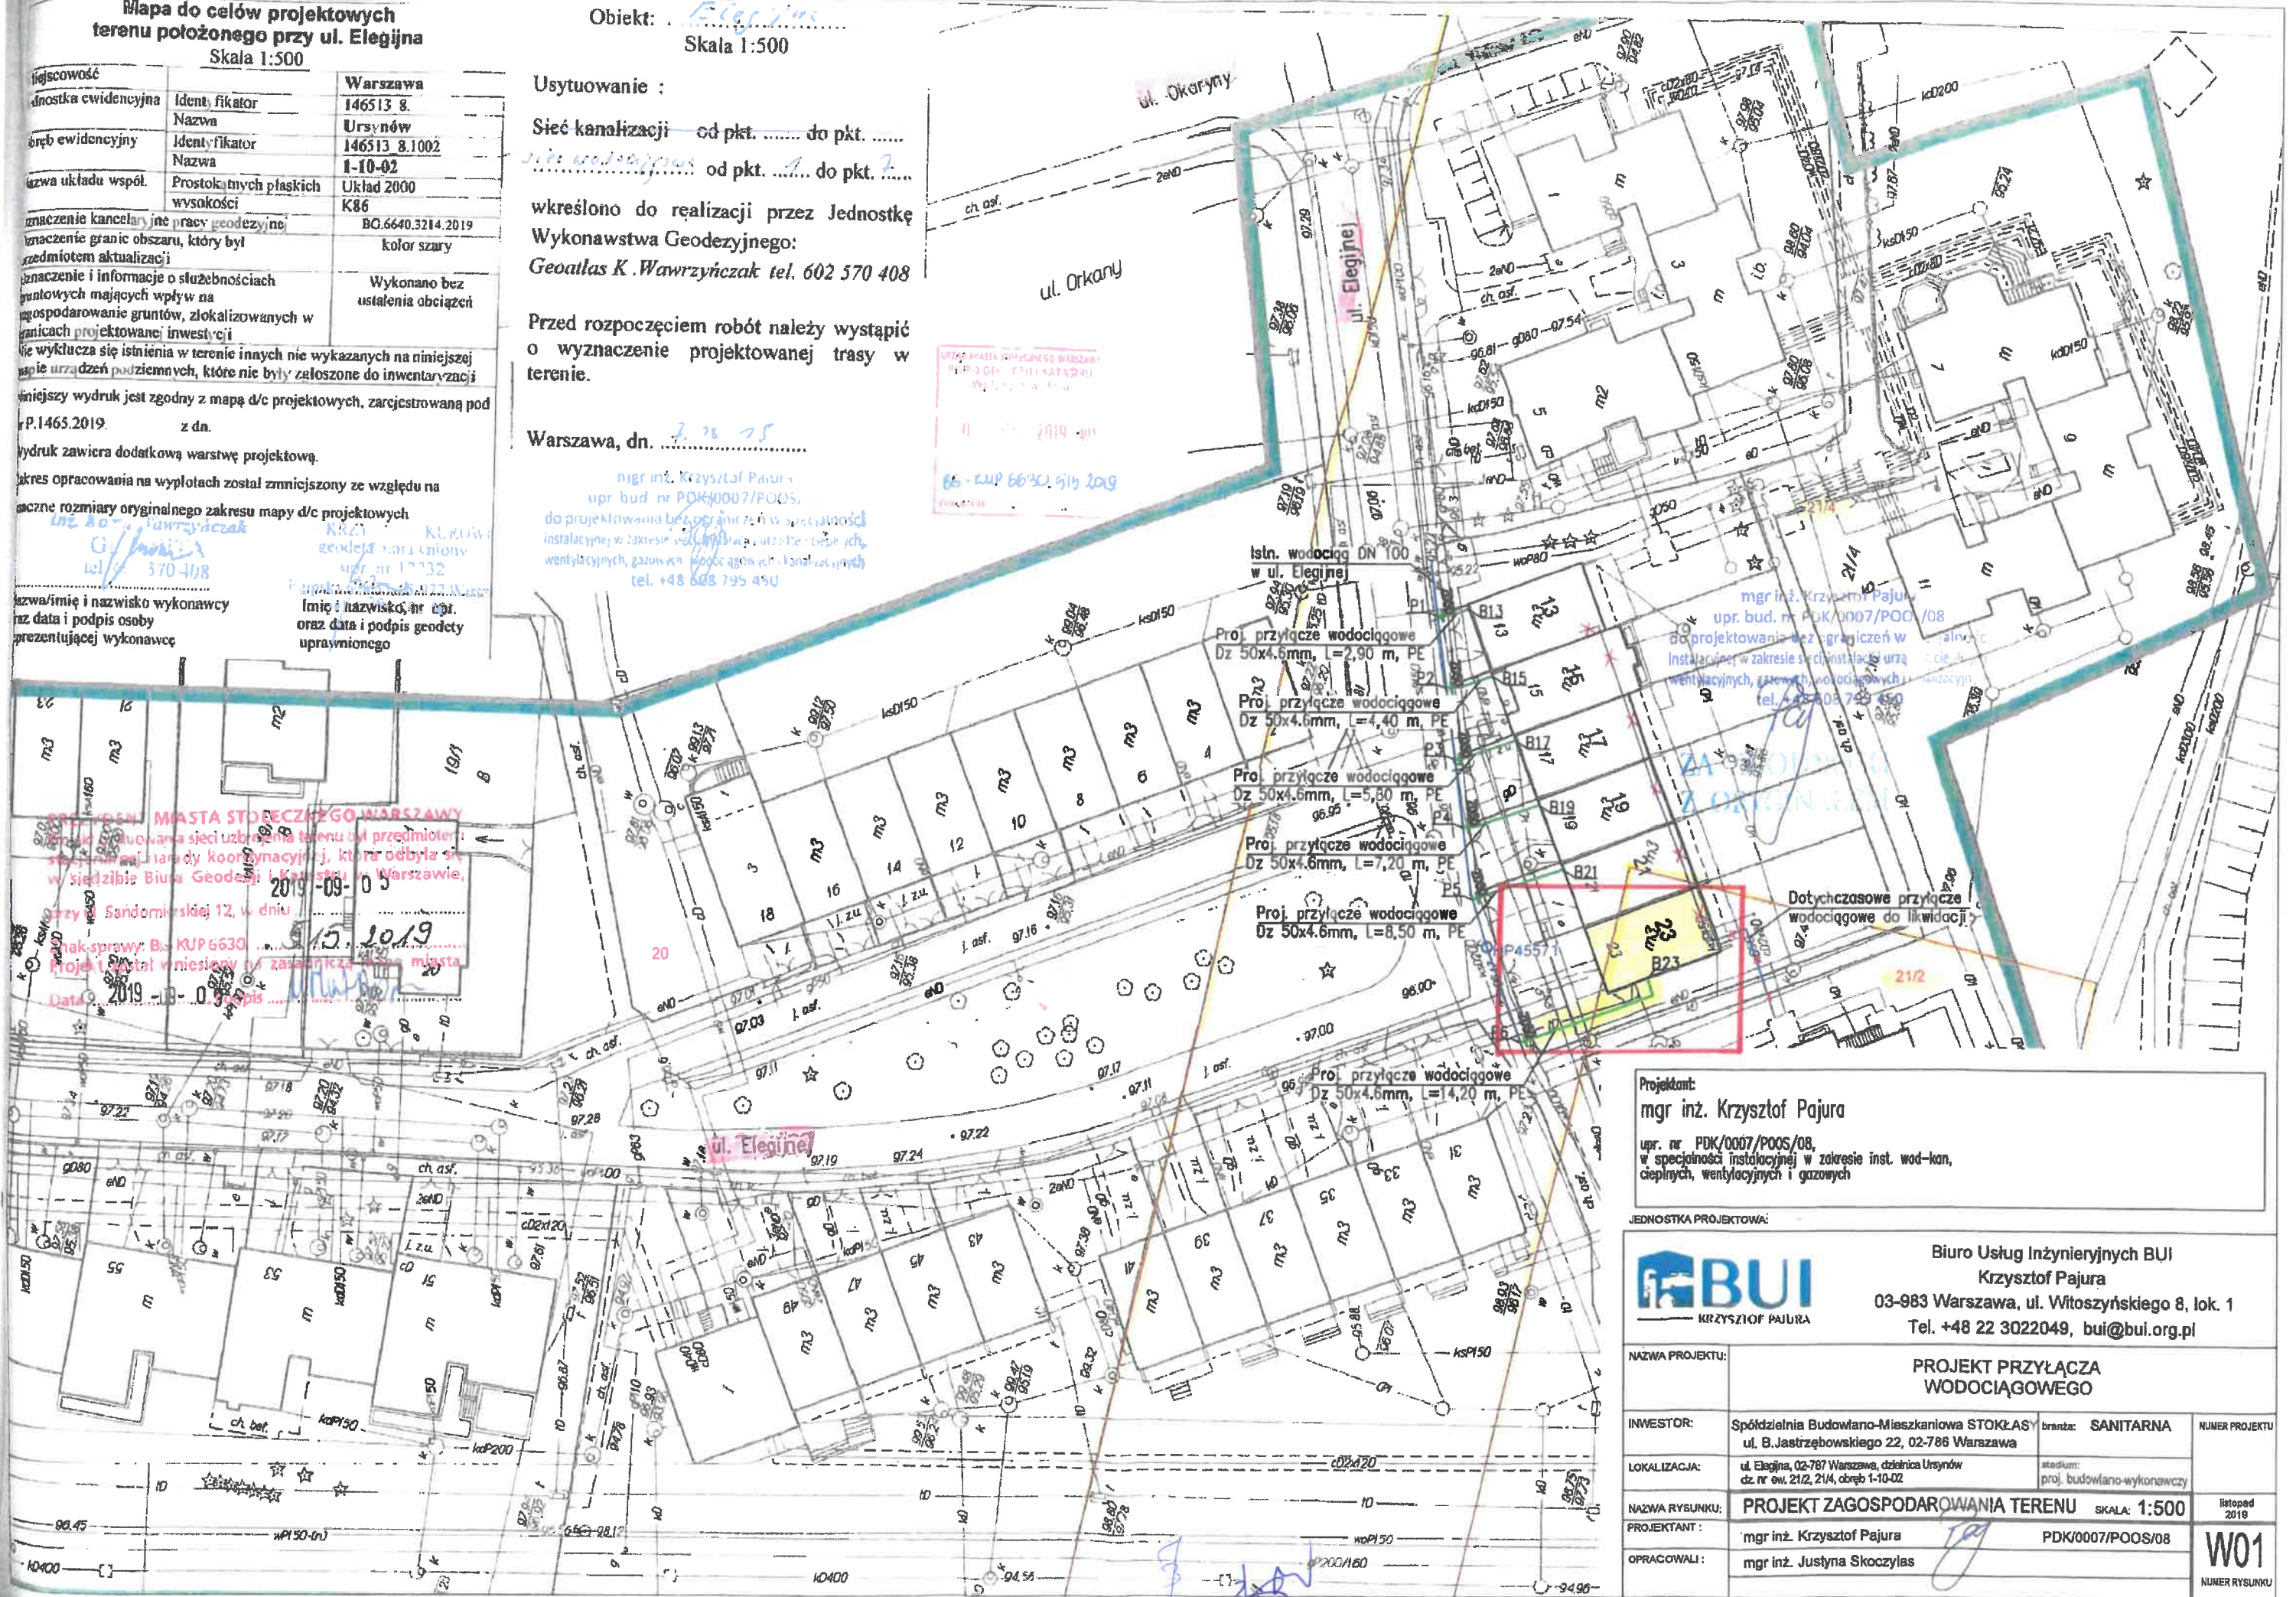

Projektant:  
**mgr inż. Krzysztof Pajura**  
upr. nr PDK/0007/POOS/08,  
w specjalności instalacyjnej w zakresie inst. wod.-kan.,  
ciepłych, wentylacyjnych i gazowych

JEDNOSTKA PROJEKTOWA:  
**BUI** KRYSZTOF PAJURA  
Biuro Usług Inżynierskich BUI  
Krzysztof Pajura  
03-983 Warszawa, ul. Witoszyńskiego 8, lok. 1  
Tel. +48 22 3022049, bui@bui.org.pl

NAZWA PROJEKTU:	PROJEKT PRZYŁĄCZA WODOCIĄGOWEGO		
INWESTOR:	Spółdzielnia Budowlano-Mieszkaniowa STOKLASA ul. B. Jastrzębowskiego 22, 02-786 Warszawa	branża: SANITARNA	NUMER PROJEKTU
LOKALIZACJA:	ul. Elegijna, 02-787 Warszawa, dzielnica Ursynów dz. nr ew. 21/2, 21/4, obręb 1-10-02	stadium: proj. budowlano-wykonawczy	
NAZWA RYSUNKU:	PROJEKT ZAGOSPODAROWANIA TERENU	SKALA: 1:500	listopad 2019
PROJEKTANT:	mgr inż. Krzysztof Pajura	PDK/0007/POOS/08	<b>W01</b> NUMER RYSUNKU
OPRACOWALI:	mgr inż. Justyna Skoczyła		